


Renvooi elektra	Renvooi symbolen
schakelaar on/af	opdekkings verwarming
schakelaar 0,8/0,01	opdekkings verwarming met de benodigde ruimte voor isoleren en onderhoud
schakelaar mist	opdekkings mechanische ventilatie unit
schakelaar 1.1 v. mechanische ventilatie	opdekkings mechanische ventilatie unit voor de benodigde ruimte voor isoleren en onderhoud
wandcontactdoos	stopcontact (geaard)
wandcontactdoos dimmer	ruimte voorzien van bovenwiring
aansluitpunt los ind. controlekabel	verlies bovenwiring met of zonder omkasting
aansluitpunt opstelling mechanische ventilatie + CO (bedroom)	luchtafvoerpunt mechanische ventilatie (plafond)
aansluitpunt thermostat (bedroom)	luchtbevoerpunt mechanische ventilatie (plafond)
lichtpunt plafond	ventilatie rooster
lichtpunt opbouw	hermetisatievloer
lichtpunt wand	meksteen van Getroeders Blokland
schel	colbitel
betruiker	stalen montagehoop en opdekk. met glas in bovensicht
ruimte voorzien van rookmelder (plafondrookmelder)	# stalen montagehoop en opdekk. met paneel in bovensicht van bovensicht bij trapkastvloer
	* stalen montagehoop en opdekk. zonder bovensicht met overgeplaat in hoogte
	stalen montagehoop en opdekk. met bovensicht geluid-reducerend

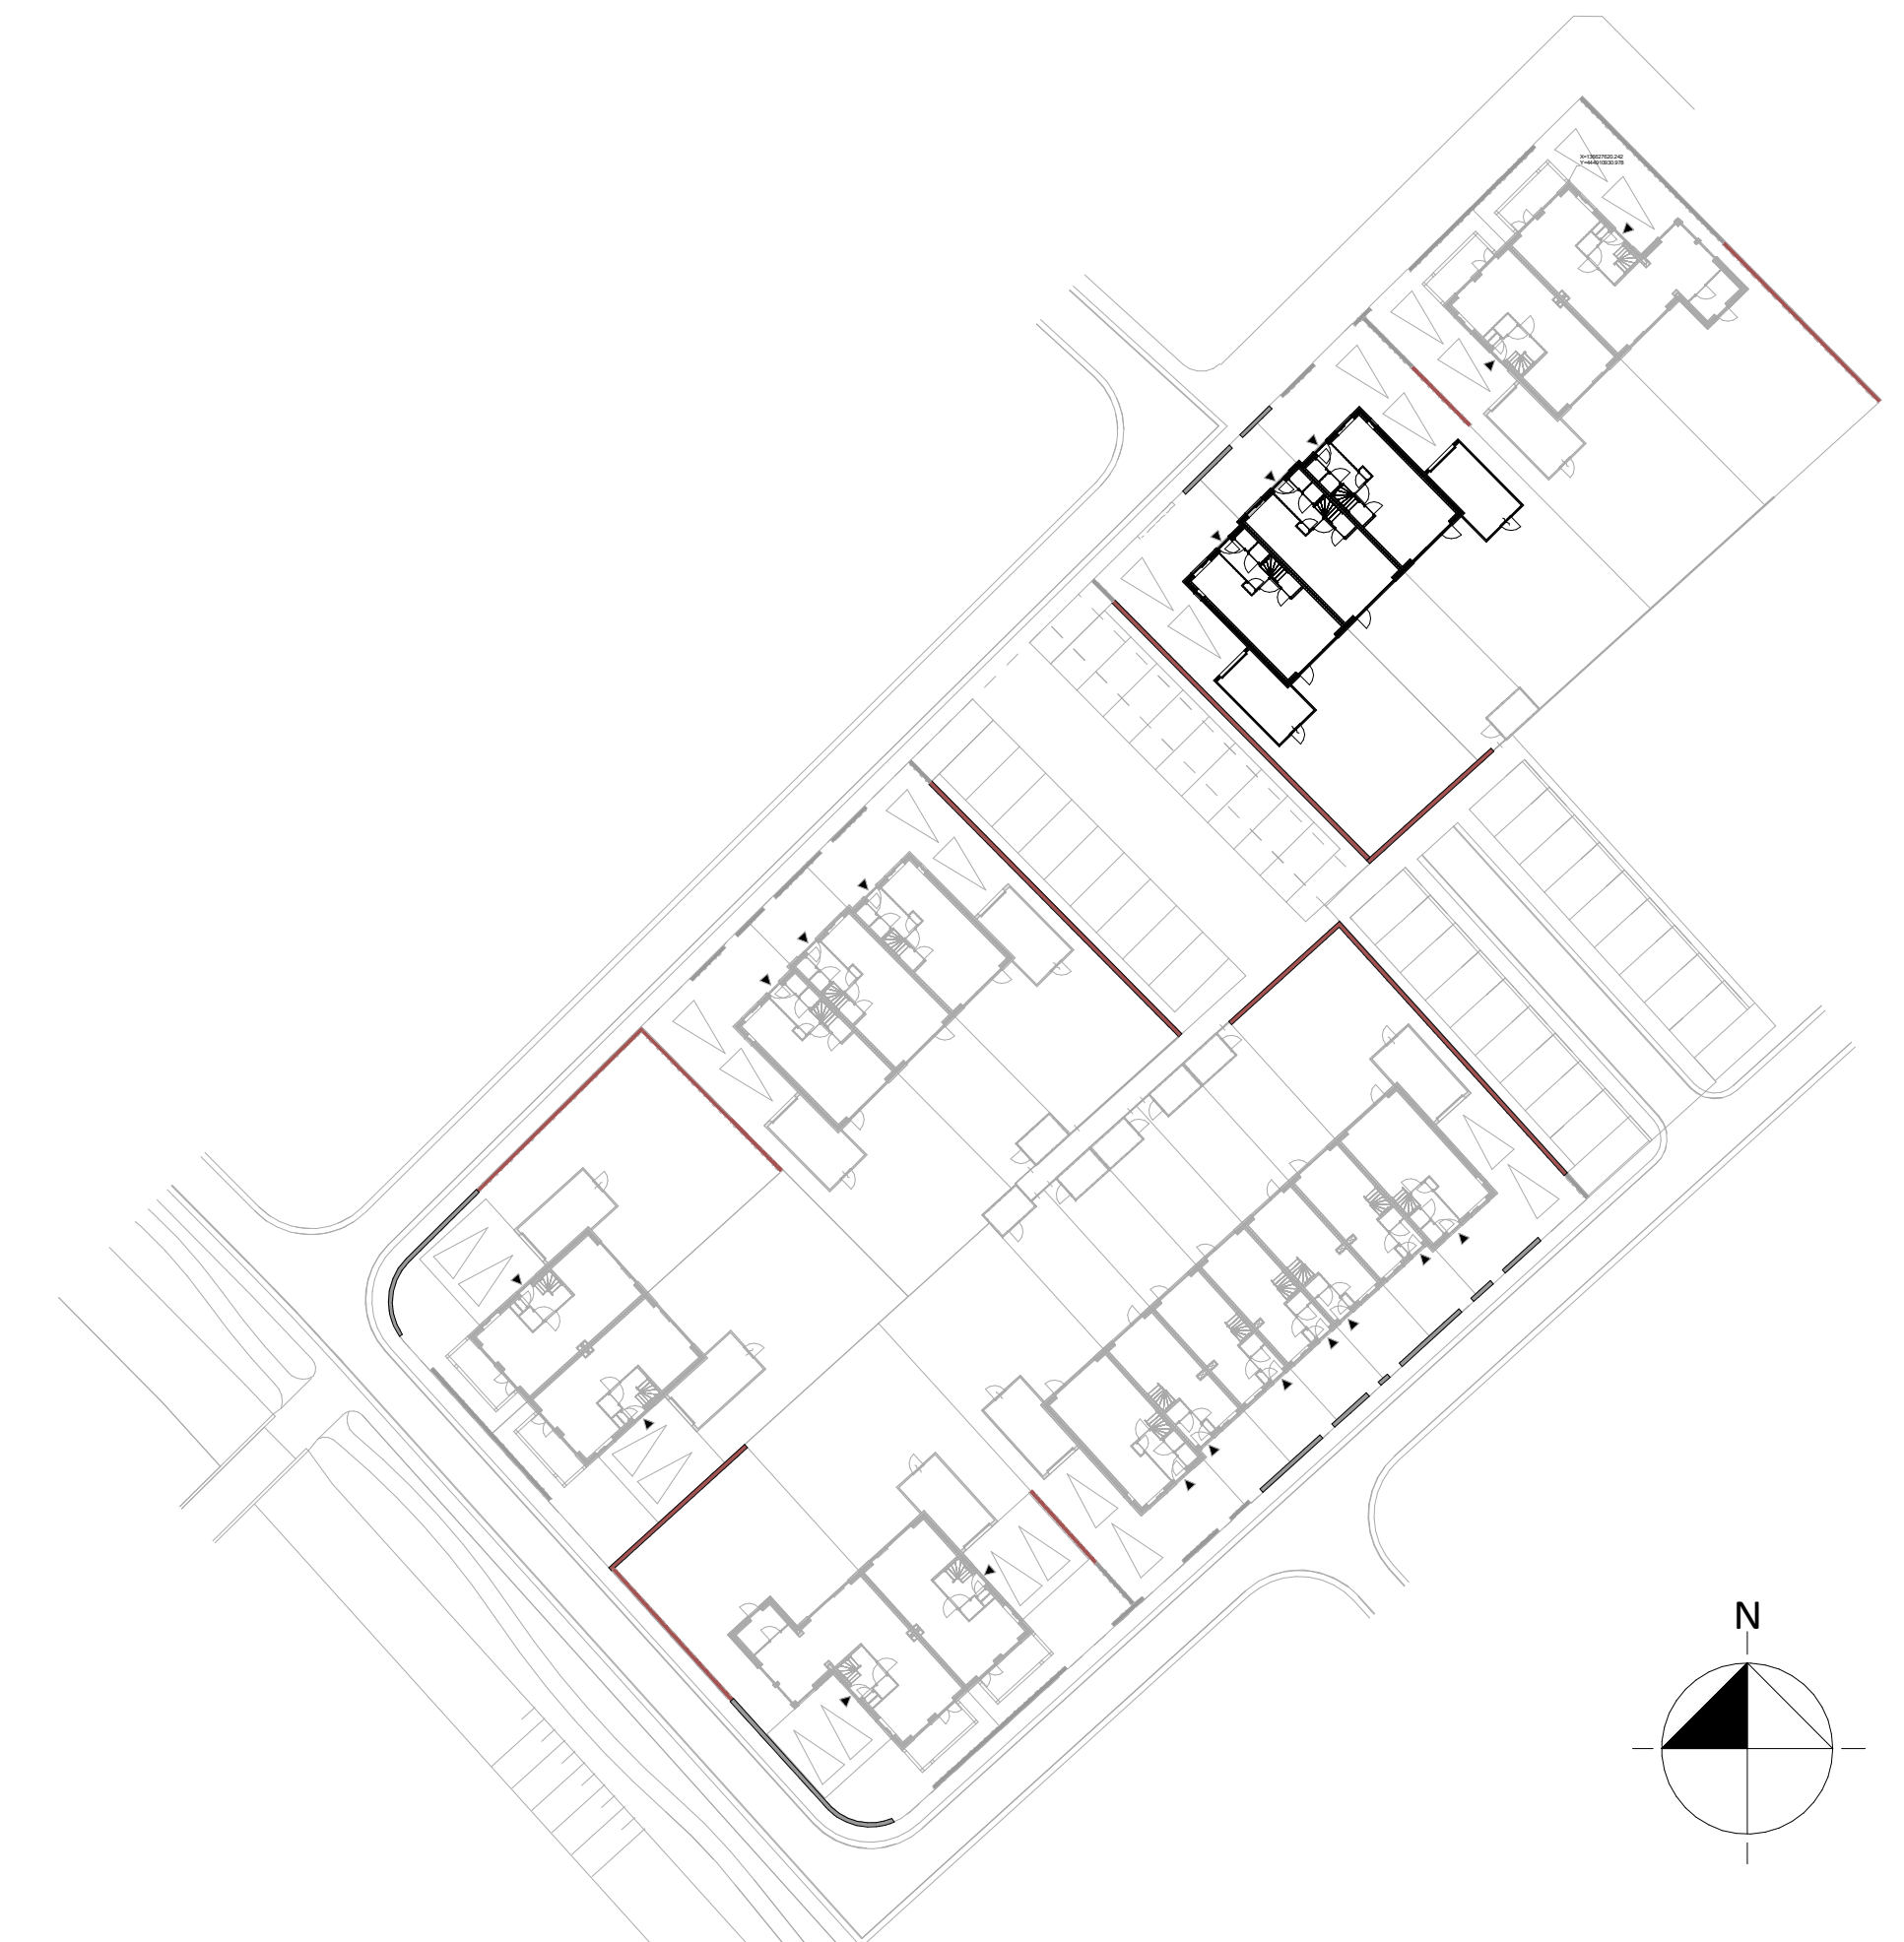

Tweede verdieping  
1 : 50

**Hoef en Haag**  
leef je droom

BLAD  
VK\_05\_0.01

PROJECT  
Hoef en Haag - De Eeren Beek 4D

Blok 05, bouwnummer 15 t/m 17  
Plattegronden en gevels

DATUM  
10-09-2024

SCHAAL  
1:50 / 1:100

**Blokland** GEBROEDERS  
samen in ontwikkeling en bouw